



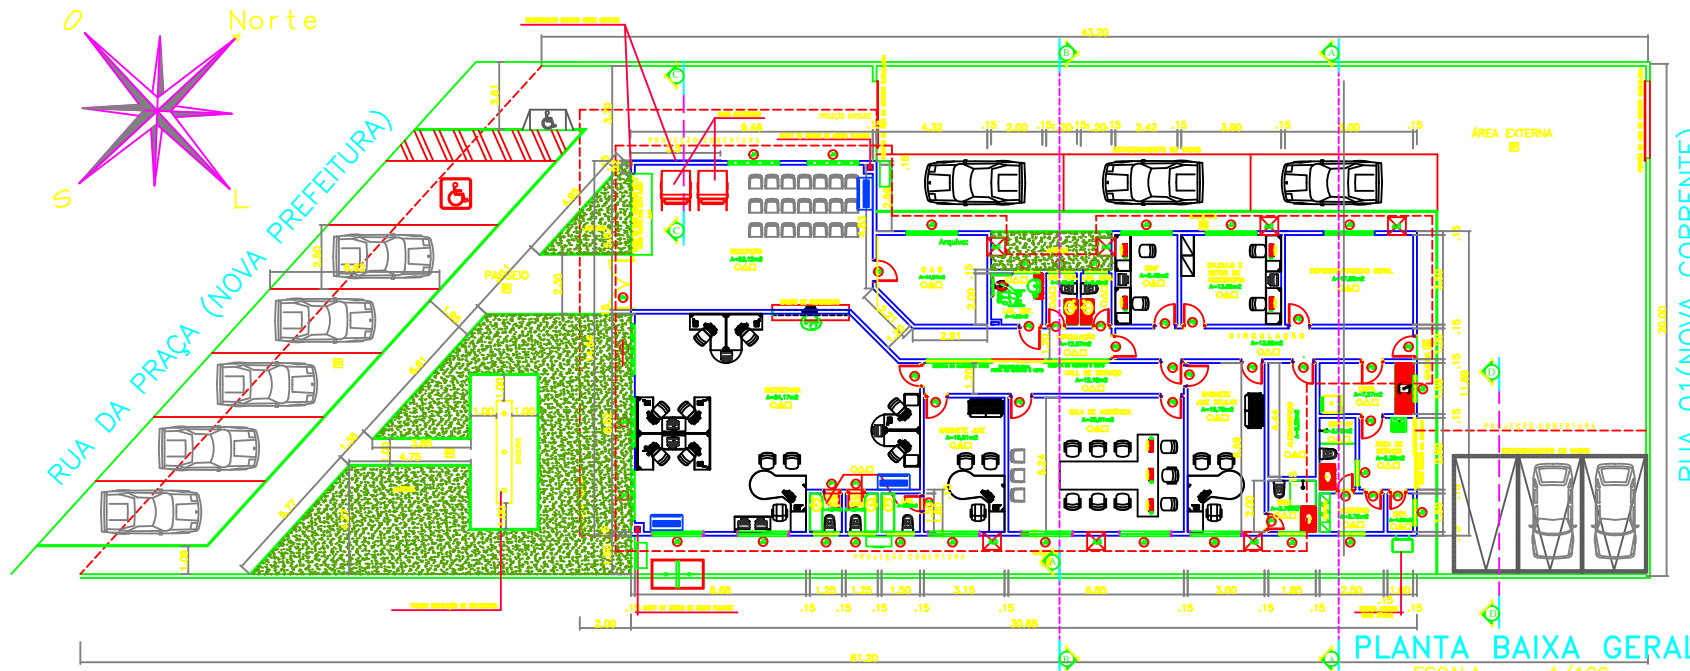

PLANTA BAIXA GERAL
ESCALA1/100

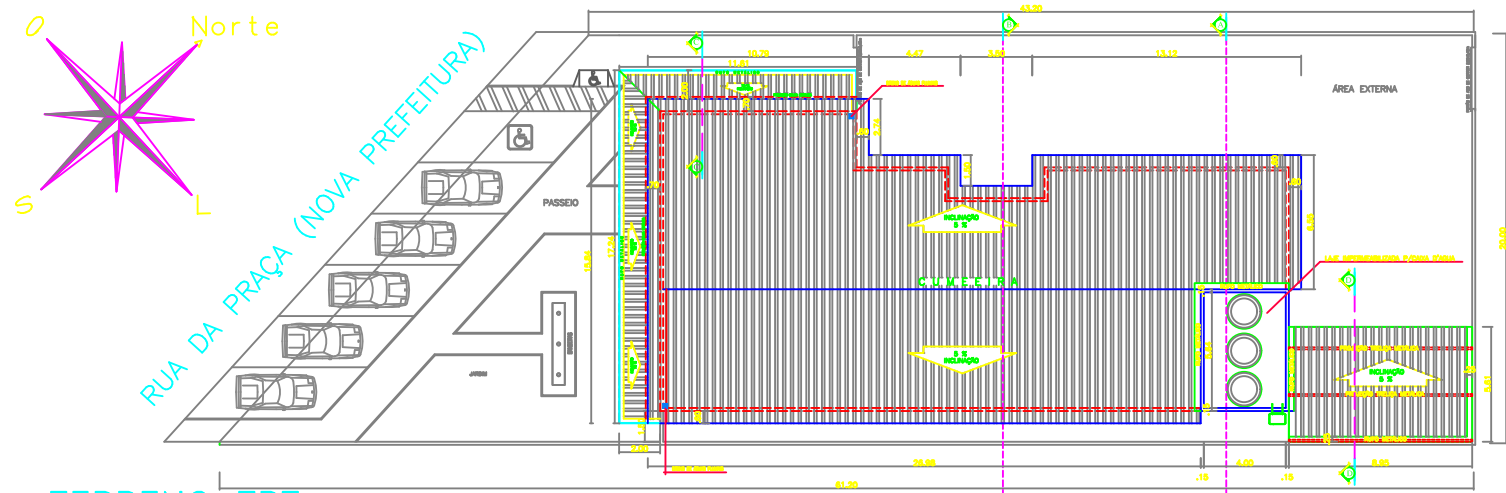

COBERTURA/SITUAÇÃO
ESCALA1/125

TERRENO TRT
1.035,00 m²

QUADRO DE ESQUADRIAS

ESP.	DIMENSÃO	PEITORIL	QUANT.	MATERIAL
P1	.60 x 2.10		08	MADERA(MULTIDOR)
P2	.80 x 2.10		16	MADERA(MULTIDOR)
P3	1.00 x 2.10		01	AÇO
P4	2.00 x 2.10		01	VIDRO TEMPERADO 10mm
U1	1.00 x 0.60	1.50	03	VIDRO TEMPERADO 10mm VERDE RAYBAN
U2	1.05 x 0.60	1.50	06	VIDRO TEMPERADO 10mm VERDE RAYBAN
U3	2.00 x 1.10	1.00	10	VIDRO TEMPERADO 10mm VERDE RAYBAN
U4	2.00 x 0.60	1.50	05	VIDRO TEMPERADO 10mm VERDE RAYBAN

LEGENDA REVESTIMENTOS

- * **PISO:**
 - - CERÂMICA ELIANE 41x41cm PORTO ALPE PEI 5 (OU SIMILAR)
 - [01] - BLOCOS PRE MOLDADOS DE CONCRETO UINSTEIN COM 8cm DE ESPESSURA SOB COLCHÃO DE AREIA COM 20cm DE ESSES.
 - [02] - PISO EM CONCRETO SIMPLES COM ESSES. DE 7cm COM JUNTAS CRUZADAS A CADA 1m.
- * **PAREDES:**
 - △ - CERÂMICA ELIANE 20x20cm PASTILHA WHITE PEI 4 (OU SIMILAR)
 - △ - PINTURA PVA BRANCO NEVE.
- * **TETOS:**
 - - FORRO EM GESSO LISO (PÉ SÓLTO VER DETALHE PROJETO)

HISTÓRICO ARQUITETÔNICO

ABRIL/2008	PROJETO EXECUTIVO		

RESP. TÉCNICO CONSTRUÇÃO	PROJETO ARQUITETÔNICO	TRIBUNAL REGIONAL DO TRABALHO - 22ª REGIÃO
	ADRIANO QUARINHO MELO CREA 3088-9 Engenharia-PI	

ADRIANO MELO
OFICINA DA ARQUITETURA
www.adrianomelo.com.br

PODER JUDICIÁRIO
TRIBUNAL REGIONAL DO TRABALHO DA 22ª REGIÃO
CORRENTE - PIAUI

cliente: **DÔTA ENGENHARIA LTDA**


Projeto básico: **OSMAR RODRIGUES DE MESQUITA JÚNIOR**
Técnico Judiciário - MAT.308.22.061

Projeto de Arquitetura Executivo	Data: ABRIL/2008	Arquivo: 624-TRT CORRENTE.08
	Problema: 01/06	

PLANTA DE COBERTURA/SITUAÇÃO	Indicador	Operador de Cad: FRANCISCO GOMES
------------------------------	-----------	----------------------------------

Rua 24 de Janeiro, 416 Centro-N - CEP 64000-320 - Teresina PI Fone: (86)221 2775 - Fax: (86) 221 7888
www.adrianomelo.com.br e-mail: adrianomelo@adrianomelo.com.br

Rua 13 de Maio, 559 Centro/S - CEP 64001-150 - Teresina-PI - Fones: (86)3084 88
e-mail: afonsocezar@gmail.com / afonso-cezar@ig.com.br

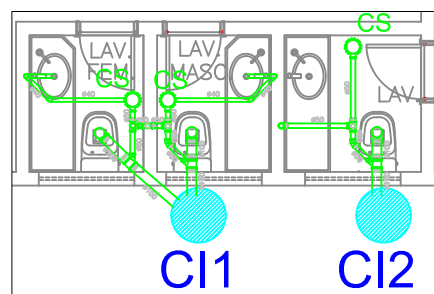

ISOMÉTRICOS]
ESCALA1/100

	CAIXA DE INSPEÇÃO
	CAIXA DE GORDURA
	TUBO DE VENTILAÇÃO
	CAIXA SIFONADA
	TUBULAÇÃO DE ESGOTO PRIMÁRIA
	TUBULAÇÃO DE ESGOTO SECUNDÁRIA
	RALO SIFONADO

PENAS	
VERMELHA	0.1
AMARELA	0.1
VERDE	0.1
CIAN	0.4
AZUL	0.5
MAGENTA	0.1
BRANCA	0.1
COR 8	0.1
COR 9	0.1
COR 10	0.1
COR 11	0.1
COR 30	0.1
COR 42	0.1
COR 100	0.1
COR 154	0.1
COR 170	0.1
COR 200	0.1
COR 220	0.1

clientes:



PODER JUDICIÁRIO
TRIBUNAL REGIONAL DO TRABALHO DA 22ª REGIÃO
CORRENTE - PIAUÍ

projeto:


DÔTA ENGENHARIA LTDA

Rua Diamante, 2140 / São Cristovão / CEP 64.052-050 / Teresina-PI
Fone/Fax: (086) 3233-8657 / e-mail: dota.eng@globo.com


Projeto de Instalações Sanitárias	Data:	Desenho 01
	Junho/2008	Prancha: 01/01

PLANTA DE BAGA-ISMÉTRICOS E DETALHES


Rua 13 de Maio, 559 Centro/S - CEP 64001-150 - Teresina-PI - Fones: (86)3084 8646 - (86) 9428 6689
e-mail: afonsocezar@gmail.com / afonso-cezar@ig.com.br

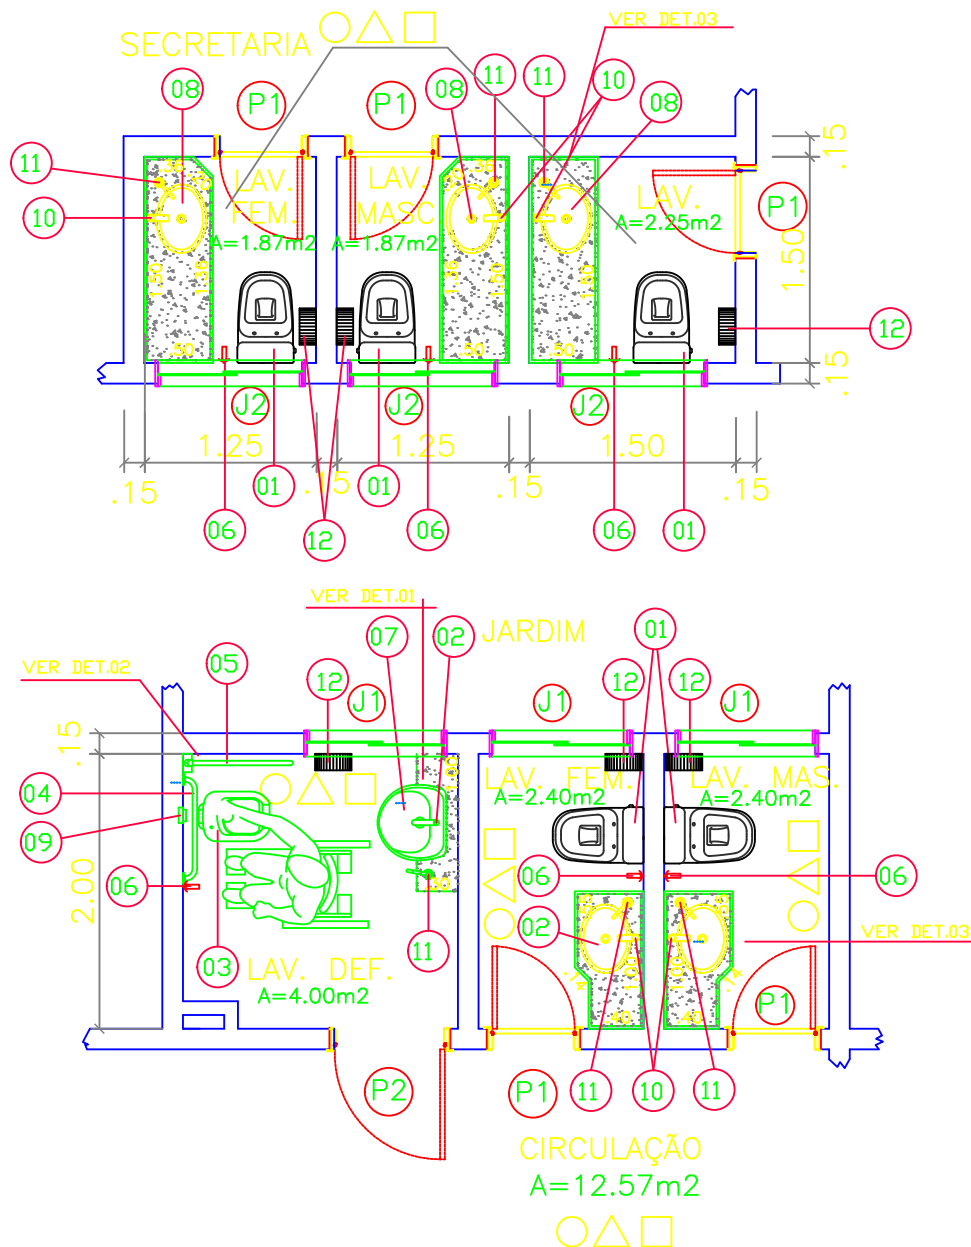


PLANTA BAIXA LAVABOS ESCALA 1/20

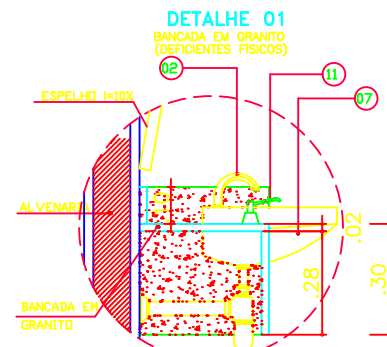


DETALHE 02
(VASO SANITÁRIO DEFICIENTE)

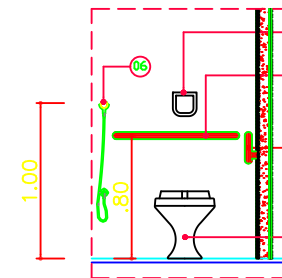

DETALHE 03
(BANCADA EM GRANITO)

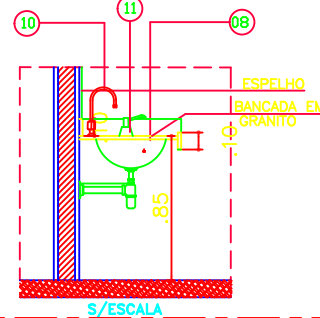

MODELO DE REVESTIMENTO
DE PAREDE INTERNA

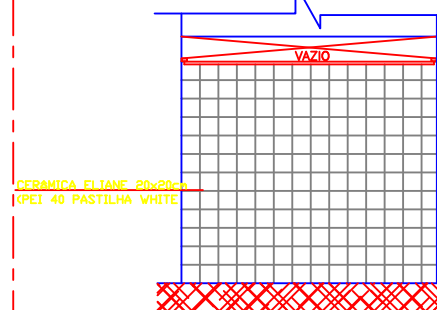

PRODUTOS DECA

01	BACIA C/ CAIXA ACOPLADA TARGA CP 101 INCLUSIVE POLIESTE
02	1180 C TORNEIRA DECALUX CDM SENSOR
03	BACIA SANITÁRIA PZ LINHA CONFORTO P51 VOGUE PLUS(DEFICIENTES)
04	BARRA ARTICULADA C/ PAPELEIRA 2330 - 80cm
05	BARRA DE APOIO 2310 - 80cm
06	DUCHA ACTIVA COM REGISTRO DE DERIVAÇÃO TARGA 1984 C40 CR
07	LAVATÓRIO PARA SEMI-ENCAIXE L82 LINHA MONE CARLO
08	CUBA PARA EMBUTIR OVAL GRANDE L37
09	HIDRA MAX PUBLICA 2551 CPB
10	TORNEIRA DE MESA BICA ALTA 1195 C40 CR TARGA

* UTILIZAR ACESSÓRIOS COMPLEMENTARES DA LINHA TARGA

PRODUTOS JOFEL

11	SABONETEIRA JOFEL MODELO STANDBARD PARA EMBUTIR AC 60000
12	PORTA-PAPEIS HIGIENICOS JOFEL AE 21000

LEGENDA REVESTIMENTOS

■ PISO:	□ - CERÂMICA ELIANE 41x41cm PORTO ALPE PEI 5 (OU SIMILAR)
■ PAREDES:	△ - CERÂMICA ELIANE 20x20cm PASTILHA WHITE PEI 4 (OU SIMILAR)
■ TETOS:	○ - FORRO EM GESSO LISO (P6 SÓLTO: VER DETALHE PROJETO)

HISTÓRICO ARQUITETÔNICO

ABRIL/2008	PROJETO EXECUTIVO		

CARIMBOS

RESP. TÉCNICO CONSTRUÇÃO	PROJETO ARQUITETÔNICO	TRIBUNAL REGIONAL DO TRABALHO - 22ª REGIÃO
	ADRIANO GUIMARÃES MELO CREA 3588-D/RJ-2002-01	









PODER JUDICIÁRIO
TRIBUNAL REGIONAL DO TRABALHO DA 22ª REGIÃO
CORRENTE - PIAUI

cliente:
DÔTA ENGENHARIA LTDA

Projeto básico :
OSMAR RODRIGUES DE MESQUITA JÚNIOR
Técnico Judiciário - MAT.308.22.061

Projeto de Arquitetura	Dados	Arquivos
Executivo	ABRIL/2008	624.TRT CORRENTE.08
DETALHAMENTO BANHEIROS	Escala:	Prontico: 05/08
	1/20	Operador de Cad: FRANCISCO GOMES

Rua 24 de Janeiro, 416 Centro/N - CEP 64000-230 - Teresina PI Fone: (86)221 2775 - Fax: (86) 221 7868
www.adrianomelo.com.br e-mail: adrianomelo@adrianomelo.com.br

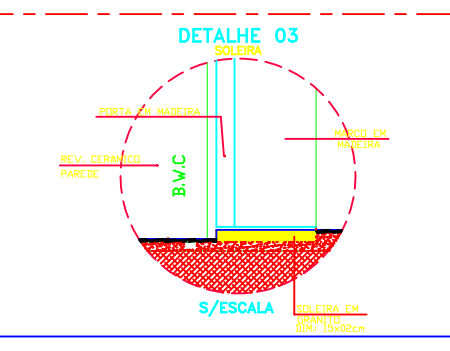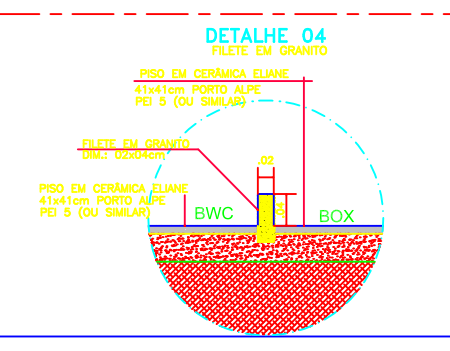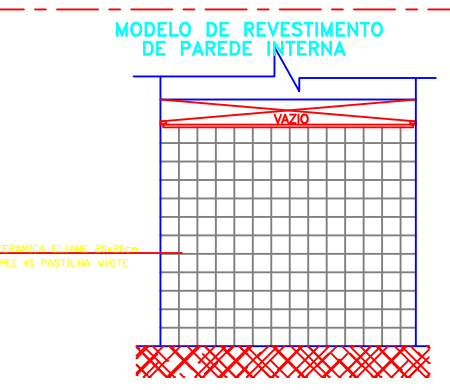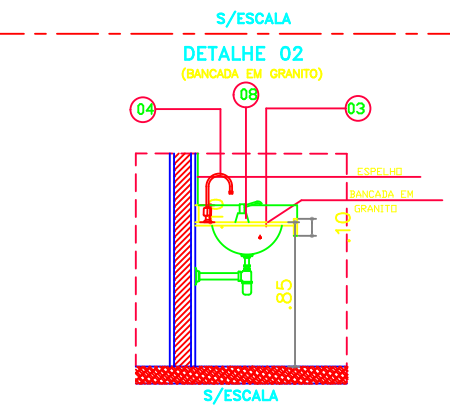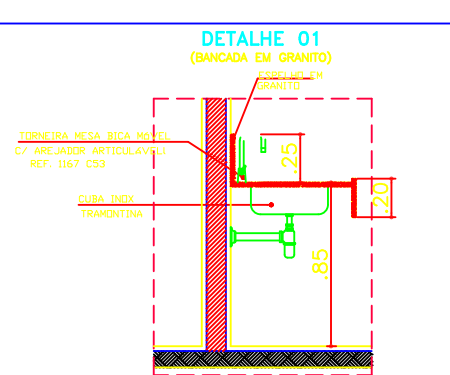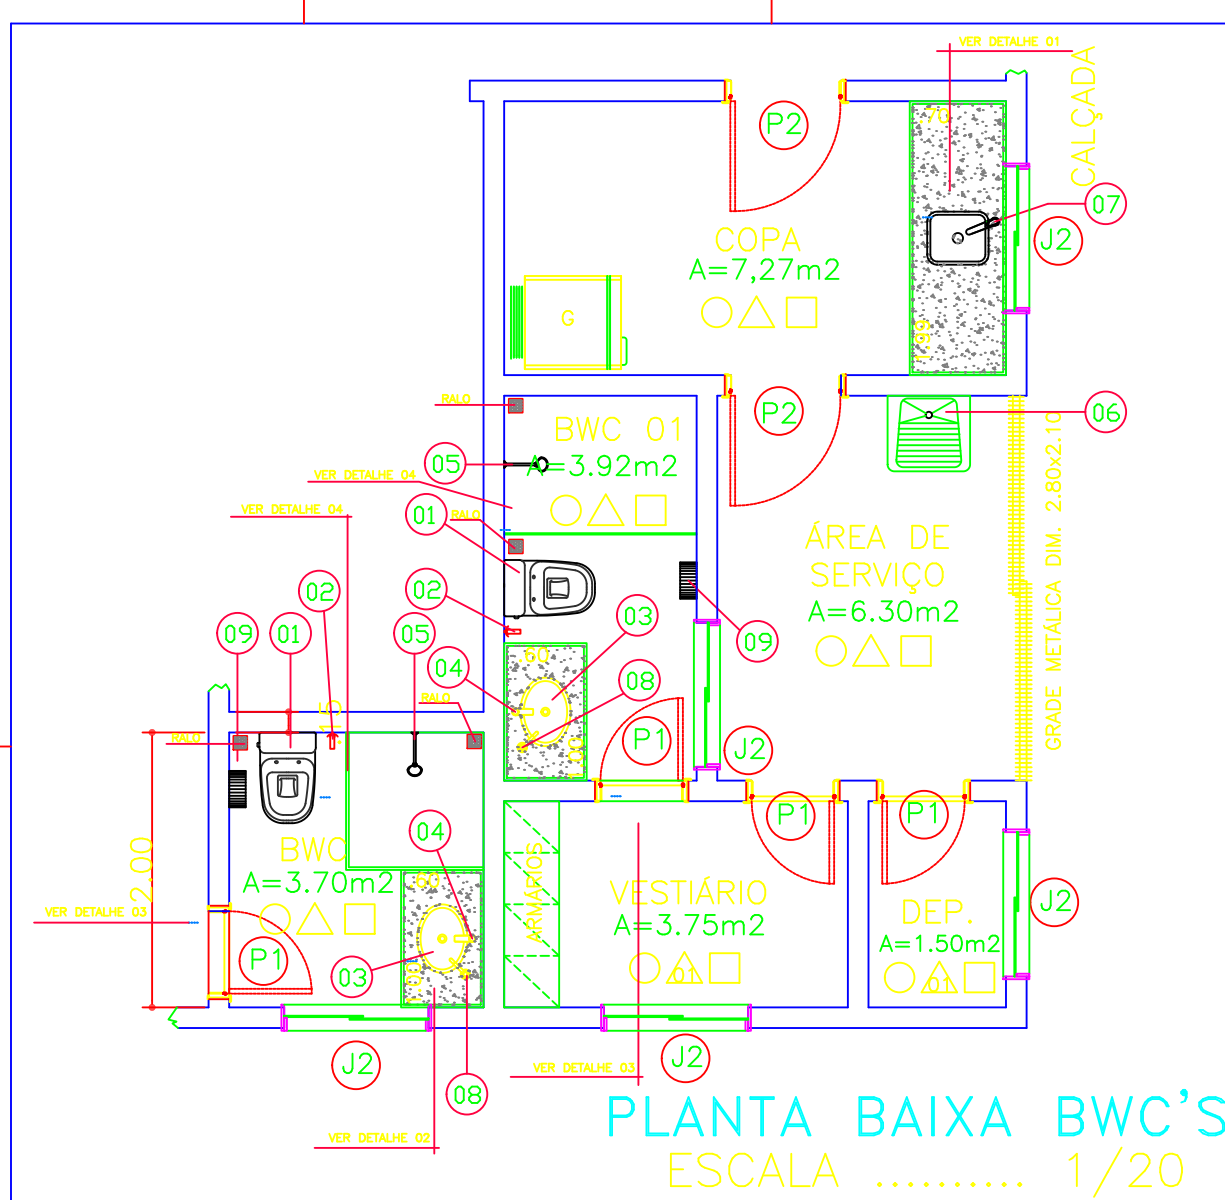

PRODUTOS DECA		
01	BACIA C/ CAIXA ACOPADA TARGA CP 101 INCLUSIVE POLIESTE	
02	DUCHA ATIVA COM REGISTRO DE DERIVAÇÃO TARGA 1984 C40 CR	
03	CUBA PARA EMBUTIR OVAL GRANDE L37	
04	TORNEIRA DE MESA BICA ALTA 1195 C40 CR TARGA	
05	CHUVEIRO TRADICIONAL 1995 C CT	
06	TP 08 Tanque Capacidade total(30 litros)(DECA)	
07	TORNEIRA MESA BICA MOVEL C/ AREJADOR ARTICULAVEL REF. 1167 C53	
* UTILIZAR ACESSÓRIOS COMPLEMENTARES DA LINHA TARGA		
PRODUTOS JOFEL		
08	SABONETEIRA JOFEL MODELO STARNARD PARA EMBUTIR AC 60000	
09	PORTA-PAPEIS HIGIENICOS JOFEL AE 21000	
ESPECIFICAÇÕES TÉCNICAS		
■ PISO:		
☐ - CERAMICA ELIANE 41x41cm PORTO ALPE PEI 5 (OU SIMILAR)		
■ PAREDES:		
☐ - CERAMICA ELIANE 20x20cm PASTILHA WHITE PEI 4 (OU SIMILAR)		
☐ - CERAMICA ELIANE 20x20cm PASTILHA WHITE PEI 4 (OU SIMILAR)		
■ TETOS:		
☐ - FORRO EM GESSO LISO (PE SÓLTO VER DETALHE PROJETO)		
HISTÓRICO ARQUITETÔNICO		
ABRIL/2008	PROJETO EXECUTIVO	
CARIMBOS		
RESP. TÉCNICO CONSTRUÇÃO	PROJETO ARQUITETÔNICO	TRIBUNAL REGIONAL DO TRABALHO - 22ª REGIÃO
	ADRIANO GUANDES MELO CREA 556-0 Registro-PI	
 ADRIANO MELO OFICINA DE ARQUITETURA www.adrianomele.com.br		
 PODER JUDICIÁRIO TRIBUNAL REGIONAL DO TRABALHO DA 22ª REGIÃO CORRENTE - PIAUI		
cliente: DOTA ENGENHARIA LTDA		
Projeto básico : OSMAR RODRIGUES DE MESQUITA JÚNIOR Técnico Judiciário - MAT.308.22.061		
Projeto de Arquitetura	Dados	Arquivos
Executivo	ABRIL/2008	624.TRT CORRENTE.08
DETALHAMENTO BANHEIROS	Escala:	06/06
	1/20	Operador de Cad:
		FRANCISCO GOMES
Rua 24 de Janeiro, 416 Centro/N - CEP 64000-230 - Teresina PI Fone: (86)221 2775 - Fax: (86) 221 7868 www.adrianomele.com.br e-mail: adrianomele@adrianomele.com.br		

[illegible]

CARGA Nº	1 AMP 20W	MOTOR 300W	POT. W	FREQ. KHZ	COND. mF	PRER. OH	OBSERVAÇÃO
1/2	4		80	8	25	50	11M EXTERNA
3/2	3		80	5	25	50	11M EXTERNA
5/2		2	600	8	25	50	11M EXTERNA
4/2	8		160	8	25	50	11M EXTERNA
5/2							11M EXTERNA
6/2							RESERVA
7/2							RESERVA
12/2							RESERVA
TOTAL(W)			940	8,5	40	26	ALUMINADOR


[illegible]

	CONDUTORES : FASE, NEUTRO, E TERRA E RETORNO
	ELETRODUTO DE PVC RIGÍD. PELO TUBO, SOBRE O FORNO OU EMBUTIDO NA PAREDE
	ELETRODUTO DE PVC RIGÍD. SOB O PISO
	QUADRO METALICO DE EMBUTIR, CONFECCIONADO EM CHAPA DE AÇO 222 COM PLINTULA ESTRIOTRADA NA COR CINZA RAL (7033) COM ENVIAMENTOS DE COBRE NA FASE, NEUTRO E TERRA. POSSUIR SOBRETAPAS APROPRIADAS, PARA 32 CIRCUITOS – FABRICAÇÃO: CEMAR OU SIMILAR
	QUADRO METALICO DE EMBUTIR, CONFECCIONADO EM CHAPA DE AÇO 222 COM PLINTULA ESTRIOTRADA NA COR CINZA RAL (7033) COM ENVIAMENTOS DE COBRE NA FASE, NEUTRO E TERRA. POSSUIR SOBRETAPAS APROPRIADAS, PARA 12 CIRCUITOS – FABRICAÇÃO: CEMAR OU SIMILAR
	LÂMPADA FLUORESCENTE 2X40, CONFORME ESPECIFICAÇÃO
	LÂMPADA FLUORESCENTE PL, 2X30, CONFORME ESPECIFICAÇÃO
	LÂMPADA FLUORESCENTE PL, TIPO ARREIALADA SOB INSTALADA NA PAREDE, CONFORME ESPECIFICAÇÃO
	TOMADA BAIXA, EMBUTIR H= 30cm (2P+1) EM CHAVA DE 4x4", CONFORME ESPECIFICAÇÕES
	TOMADA MEIA, EMBUTIR H= 1,20m (2P+1) EM CHAVA DE 4x4", CONFORME ESPECIFICAÇÕES
	TOMADA ALTA, EMBUTIR H= 1,80m (2P+1) EM CHAVA DE 4x4", CONFORME ESPECIFICAÇÕES
	INTERRUPTOR COMANDO C/ TOMADA, EMBUTIR H= 1,20m EM CX 4x4", CONFORME ESPECIFICAÇÕES
	INTERRUPTOR UMA TECLA, EMBUTIR H= 1,20m EM CHAVA DE 4x4", CONFORME ESPECIFICAÇÕES
	INTERRUPTOR DUAS TECLAS, EMBUTIR H= 1,20m EM CHAVA DE 4x4", CONFORME ESPECIFICAÇÕES
	INTERRUPTOR TRÊS TECLAS, EMBUTIR H= 1,20m EM CHAVA DE 4x4", CONFORME ESPECIFICAÇÕES
	INTERRUPTOR THREE-WAY UMA TECLA, EMBUTIR H= 1,20m CX 4x4", CONFORME ESPECIFICAÇÕES
	INTERRUPTOR TRÊS-PAR DUAS TECLAS, EMBUTIR H= 1,20m CX 4x4", CONFORME ESPECIFICAÇÕES
	CONJUNTA ARISTOP R/AJ CONDICIONADO R H= 1,40m, CONFORME ESPECIFICAÇÕES
	✓ PONTO DE ATERRAMENTO, HASTE CORRUPÍVEL 2x42,4m
	✗ CHA DE PASSAGEM METÁLICA C/ TAMPA APROPRIADA SOBRE O FORNO.
	Ø INDICATIVO DE DIMENSIONAMENTO DE CONDUTORES
	Ø INDICATIVO DE DIMENSIONAMENTO DE ELETRODUTOS
	⚡ DISABITOR TERMOIMAGNETICO MONOPOLAR E TRIPOLAR RESPECTIVAMENTE

- 1- FIAÇÃO NÃO COTADA, USAR 2,5mm2 (750V), FLEXÍVEL
- 2- TODOS OS CIRCUITOS TERMINAM TERMO BÍTOLA 2,5mm2, COM EXCEÇÃO OS DE NÚMERO 3,4,5,7,8,9, e 10 QUE SÃO DE AR CONDICIONADOS MONOFÁSICOS
- 3- ELÉTRÓDUTOS NÃO COTADOS SERÃO DE 3/4"-BÍTOLA MÍNIMA
- 4- EXCUTAR MALHA DE ATERRAMENTO COM 03 HASTES CORREIAS DE 5/8"x2,4m EM FORMAÇÃO DE TRIÂNGULO COM 3m DE LAÇO INTERLIGADAS COM CABO DE COBRE NU DE 16,0 mm2 NAS PROXIMIDADES DA CAIXA DE MEDIÇÃO DE ENERGIA

ENG. ELETTRICISTA, CREA PI 689-D

 RUA DIAMANTE, 2140 SÃO CRISTÓVÃO, CEP 64052-050 - TERESINA PI
fone: 86 2333 8857, Site: www.dota.com.br e-mail: dota.eng@globocom



DESCRIÇÃO: PLANTA BAIXA, DIAGRAMAS, QUADROS DE CAF

OBRA: TRIBUNAL DO TRABALHO DE	Data:	RESP. TÉCNICO:
PAULO DE TARSO MOUR		

DA 22ª REGIÃO – CORRENTE PI/AL	JUNHO DE 2008	PAULO DE TARSO MOTA PIRES ENG. ELETRICISTA, CREA PI 689-D E-MAIL: paulotmo@oi.com.br
ENDEREÇO: CORRENTE-PI	Escolas	Operador de Cód.: FOLHA Nº PAULO DE TARSO M. 01/201
	1/75	

SEGUIE P/ MEDICAO
CERTEZA NO MUNDO

RUA 01(NOVA CORRENTE)

PLANTA BAIXA
ESCALA1/75